


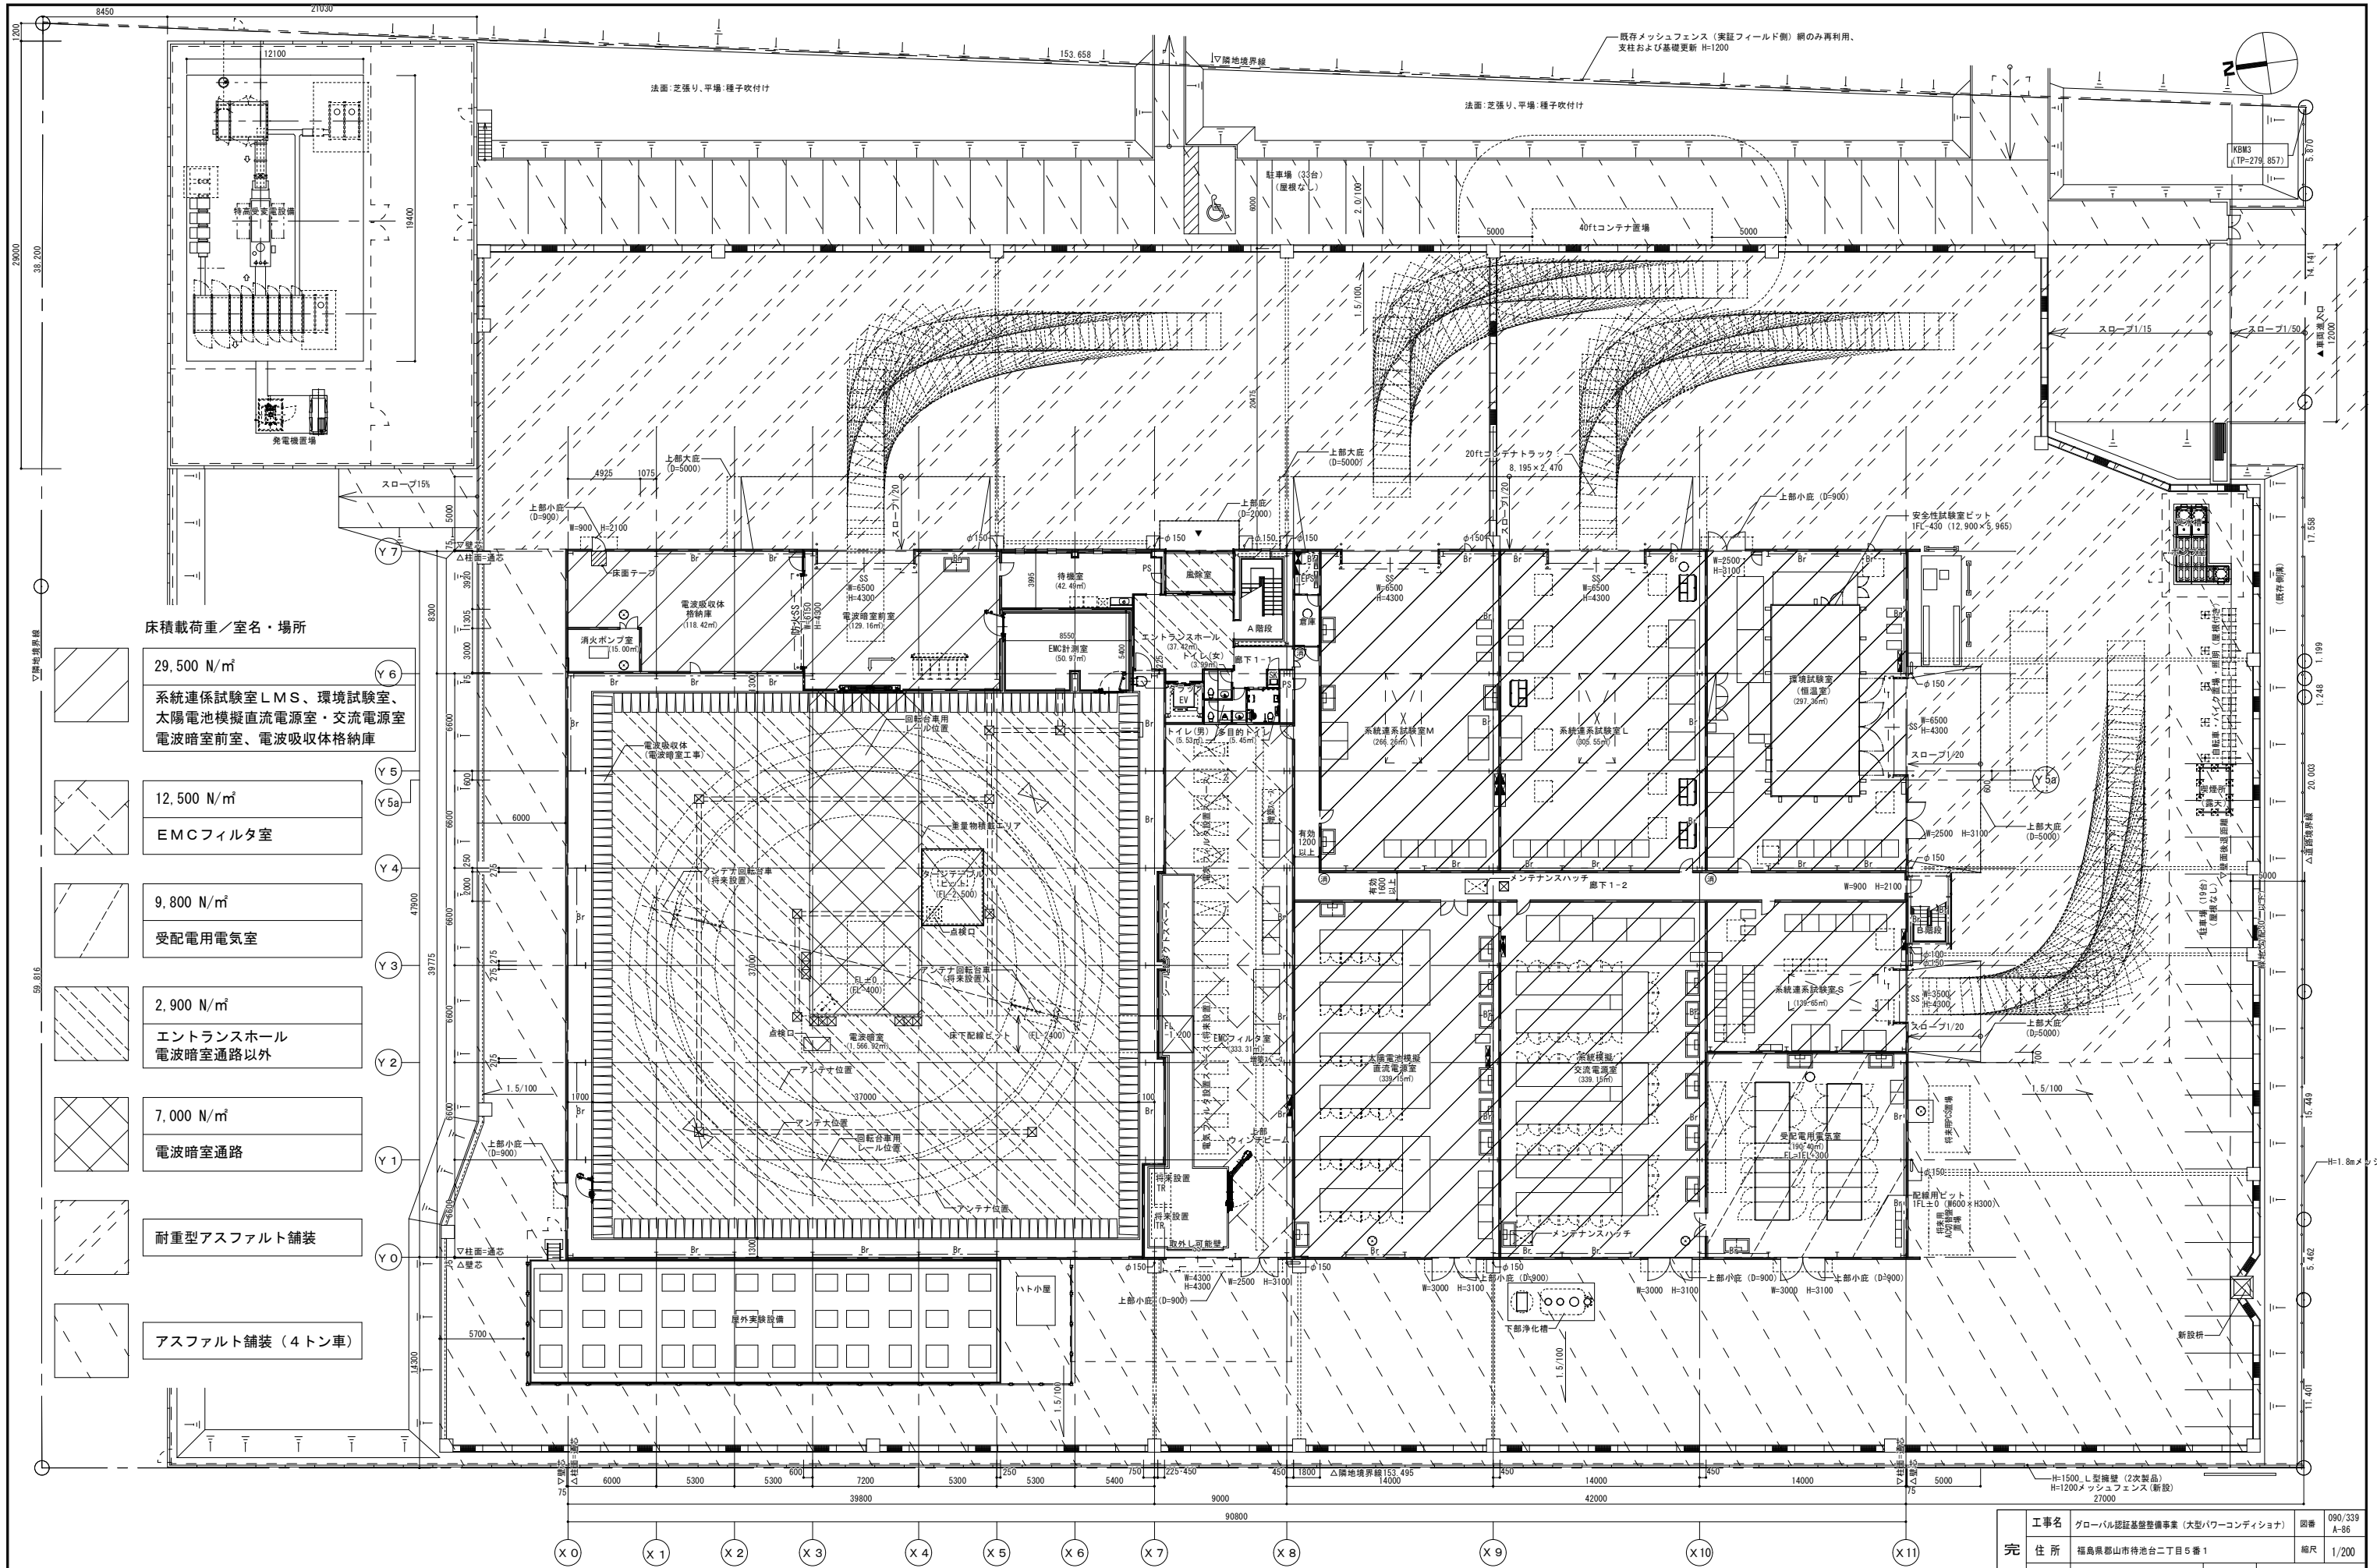

- 床積載荷重／室名・場所
- 29,500 N/m²
系統係試験室 LMS、環境試験室、
太陽電池模擬直流電源室・交流電源室
電波暗室前室、電波吸収体格納庫
 - 12,500 N/m²
EMCフィルタ室
 - 9,800 N/m²
受配電用電気室
 - 2,900 N/m²
エントランスホール
電波暗室通路以外
 - 7,000 N/m²
電波暗室通路
 - 耐重型アスファルト舗装
 - アスファルト舗装（4トン車）

■凡例
Br : プレース
⊗ : 床点検口
○ : マンホール
Ⓔ : 屋内消火栓（増込）

完成図	工事名	グローバル認証基盤整備事業（大型パワーコンディショナ）		図番	090/339 A-86
	住所	福島県郡山市特港二丁目5番1		縮尺	1/200
	図面内容	履行期限		平成28年1月31日	
		所 属		建設部 建設技術室	
		監督員		西野 創 藤崎 英一	